


Инд. № подл.	Взам. инд. №
13897	
Подп. и дата	

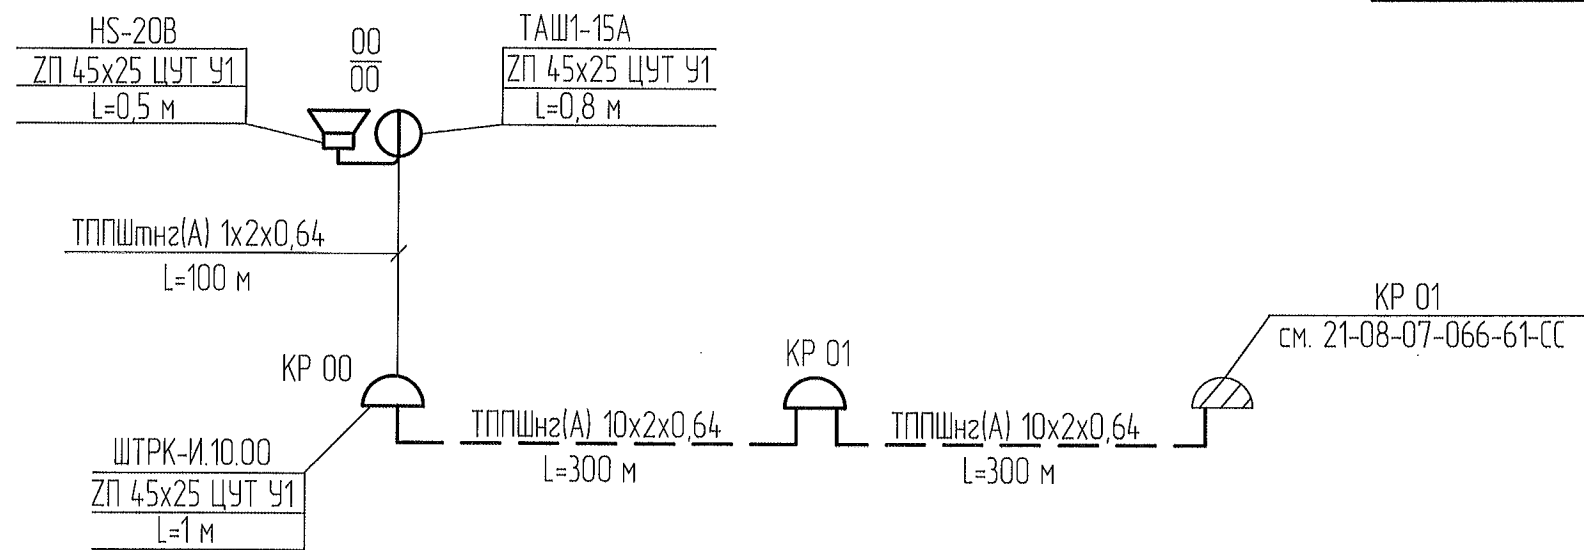

Поз.	Обозначение	Наименование	Кол.	Масса ед., кг	Приме- чание
	ТУ 26.30.11-003-78049378-2018	Аппарат телефонный			
		взрывозащищенный ТАШ1-15А	1		
	ТУ 26.30.11-020-78049378-2018	Громкоговоритель рупорный			
		искробезопасный HS-20B	1		
	ТУ 3572-001-74803826-2012	Кабель телефонный шахтный			
		ТППШнз(А) 1x2x0,64	100		м
		ТППШнз(А) 10x2x0,64	600		м
КР 00,	ТУ 26.30.11-005-78049378-2019	Коробка телефонная шахтная			
КР 01		распределительная ШТРК-И.10.00	2		
	ТУ 36.22.21.00.021-91	Профиль ЗП 45x25 ЦУТ У1	3,3		м
	ТУ 36-1276-85	Проводник заземляющий П-750	3		

- 1 Заземление телефонных аппаратов и коробок телефонных распределительных шахтных осуществляется проводником П-750.
- 2 На схеме показаны конструкции для установки одного устройства. Конструкции для однотипных устройств одинаковы.

						21-08-07-066-71.01-СС			
						Рудник "Комсомольский". Вскрытие и отработка залежи С-2 Октябрьского месторождения. Корректировка. 2ПК			
Изм.	Кол. уч.	Лист	№ док.	Подп.	Дата	Транспортный горизонт -950 м. Участковый водоотлив № 2. 2ПК	Стадия	Лист	Листов
Разраб.	Наумчик			Наумчик	18.12.25		Р	2	
Пров.	Кривец			Кривец	19.12.25				
						Схема расположения телефонной сети	ООО "Институт Гипроникель" Головная организация		
Н. контр.	Чуева			Чуева	19.12.25				
Нач. отд.	Тупицын			Тупицын	19.12.25				