


Таблица электрических нагрузок

Наименование потребителей	cosφ	Расчетная нагрузка			Примечание
		кВт	квар	кВА	
2УПП7, 2УПП8	0,85	102,0	63,0	119,0	11,45 А

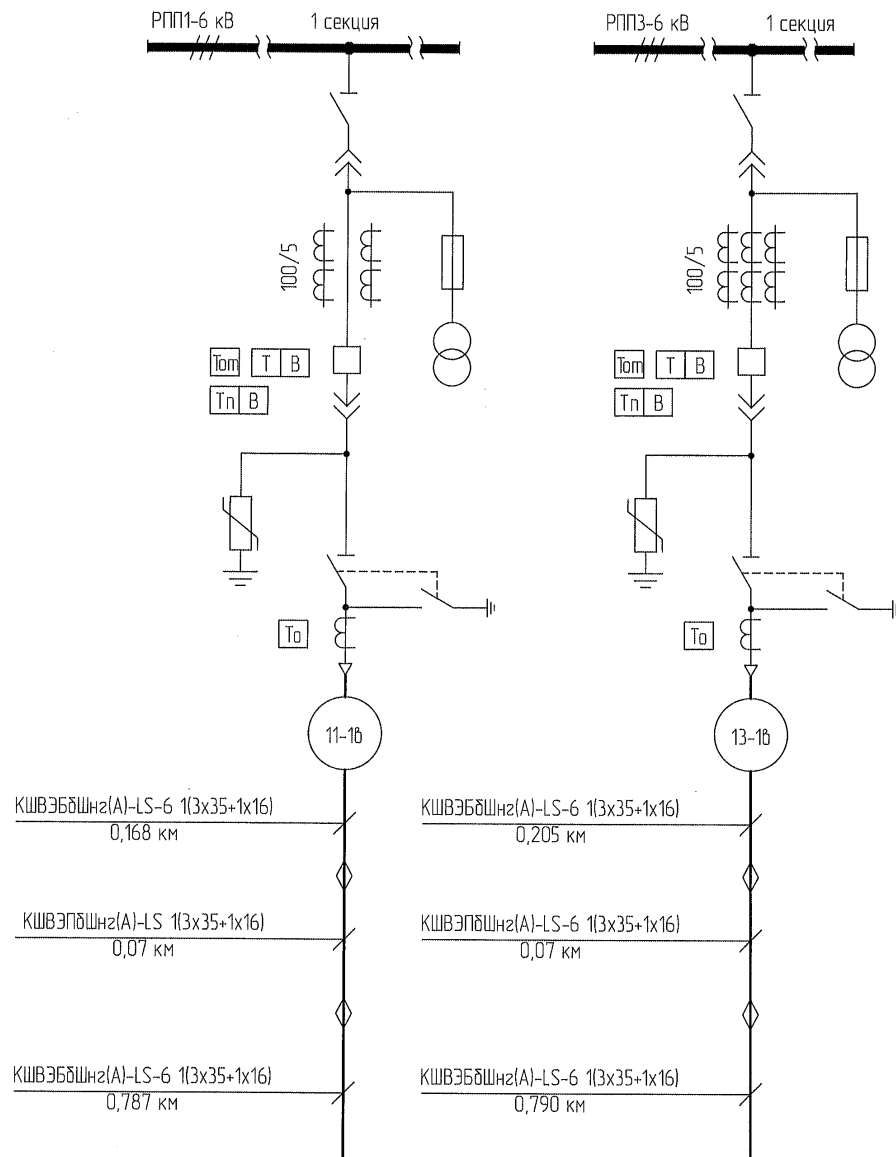

Условные обозначения релейной защиты

То - токовая отсечка

Т В - максимальная токовая защита с выдержкой времени

Тн В - защита от перегрузки

То - защита от замыканий на землю

Номер шкафа по плану	1
Назначение шкафа	2УПП7 (КТПВШ-250-6/0,69/0,4)
Шифр шкафа	КРУВ-6ДВМП/40-14440 УХ/15
Микропроцессорное устройство защиты и автоматики	Серат S41

1
2УПП8 (КТПВШ-250-6/0,69/0,4)
КРУВ-6Ш-ОП/50-15550 УХ/15
Серат S41

21-08-07-066-71.01-ЭС

Рудник "Комсомольский". Вскрытие и отработка залежи С-2 Октябрьского месторождения. Корректировка. 2ПК

месторождения. Корректировка. 2ПК									
Изм.	Кол. ч.	Лист	№ док.	Подп.	Дата	Транспортный горизонт -950 м. Участковый водоотлив № 2. 2ПК	Стадия	Лист	Листов
Разраб.	Кузьмина			<i>М. Кузьмина</i>	23.12.25		Р	2	
Проб.	Калинина			<i>М. Калинина</i>	23.12.25				
Гл. спец.	Калинина			<i>М. Калинина</i>	23.12.25				
Н. контр.	Доценко			<i>М. Доценко</i>	23.12.25	Принципиальная однолинейная схема (локальная)	ООО "Институт Гипроникель" Головная организация		
Нач. отд.	Александров			<i>М. Александров</i>	23.12.25				